


高木第2源湯場施設平面図 S = 1:100

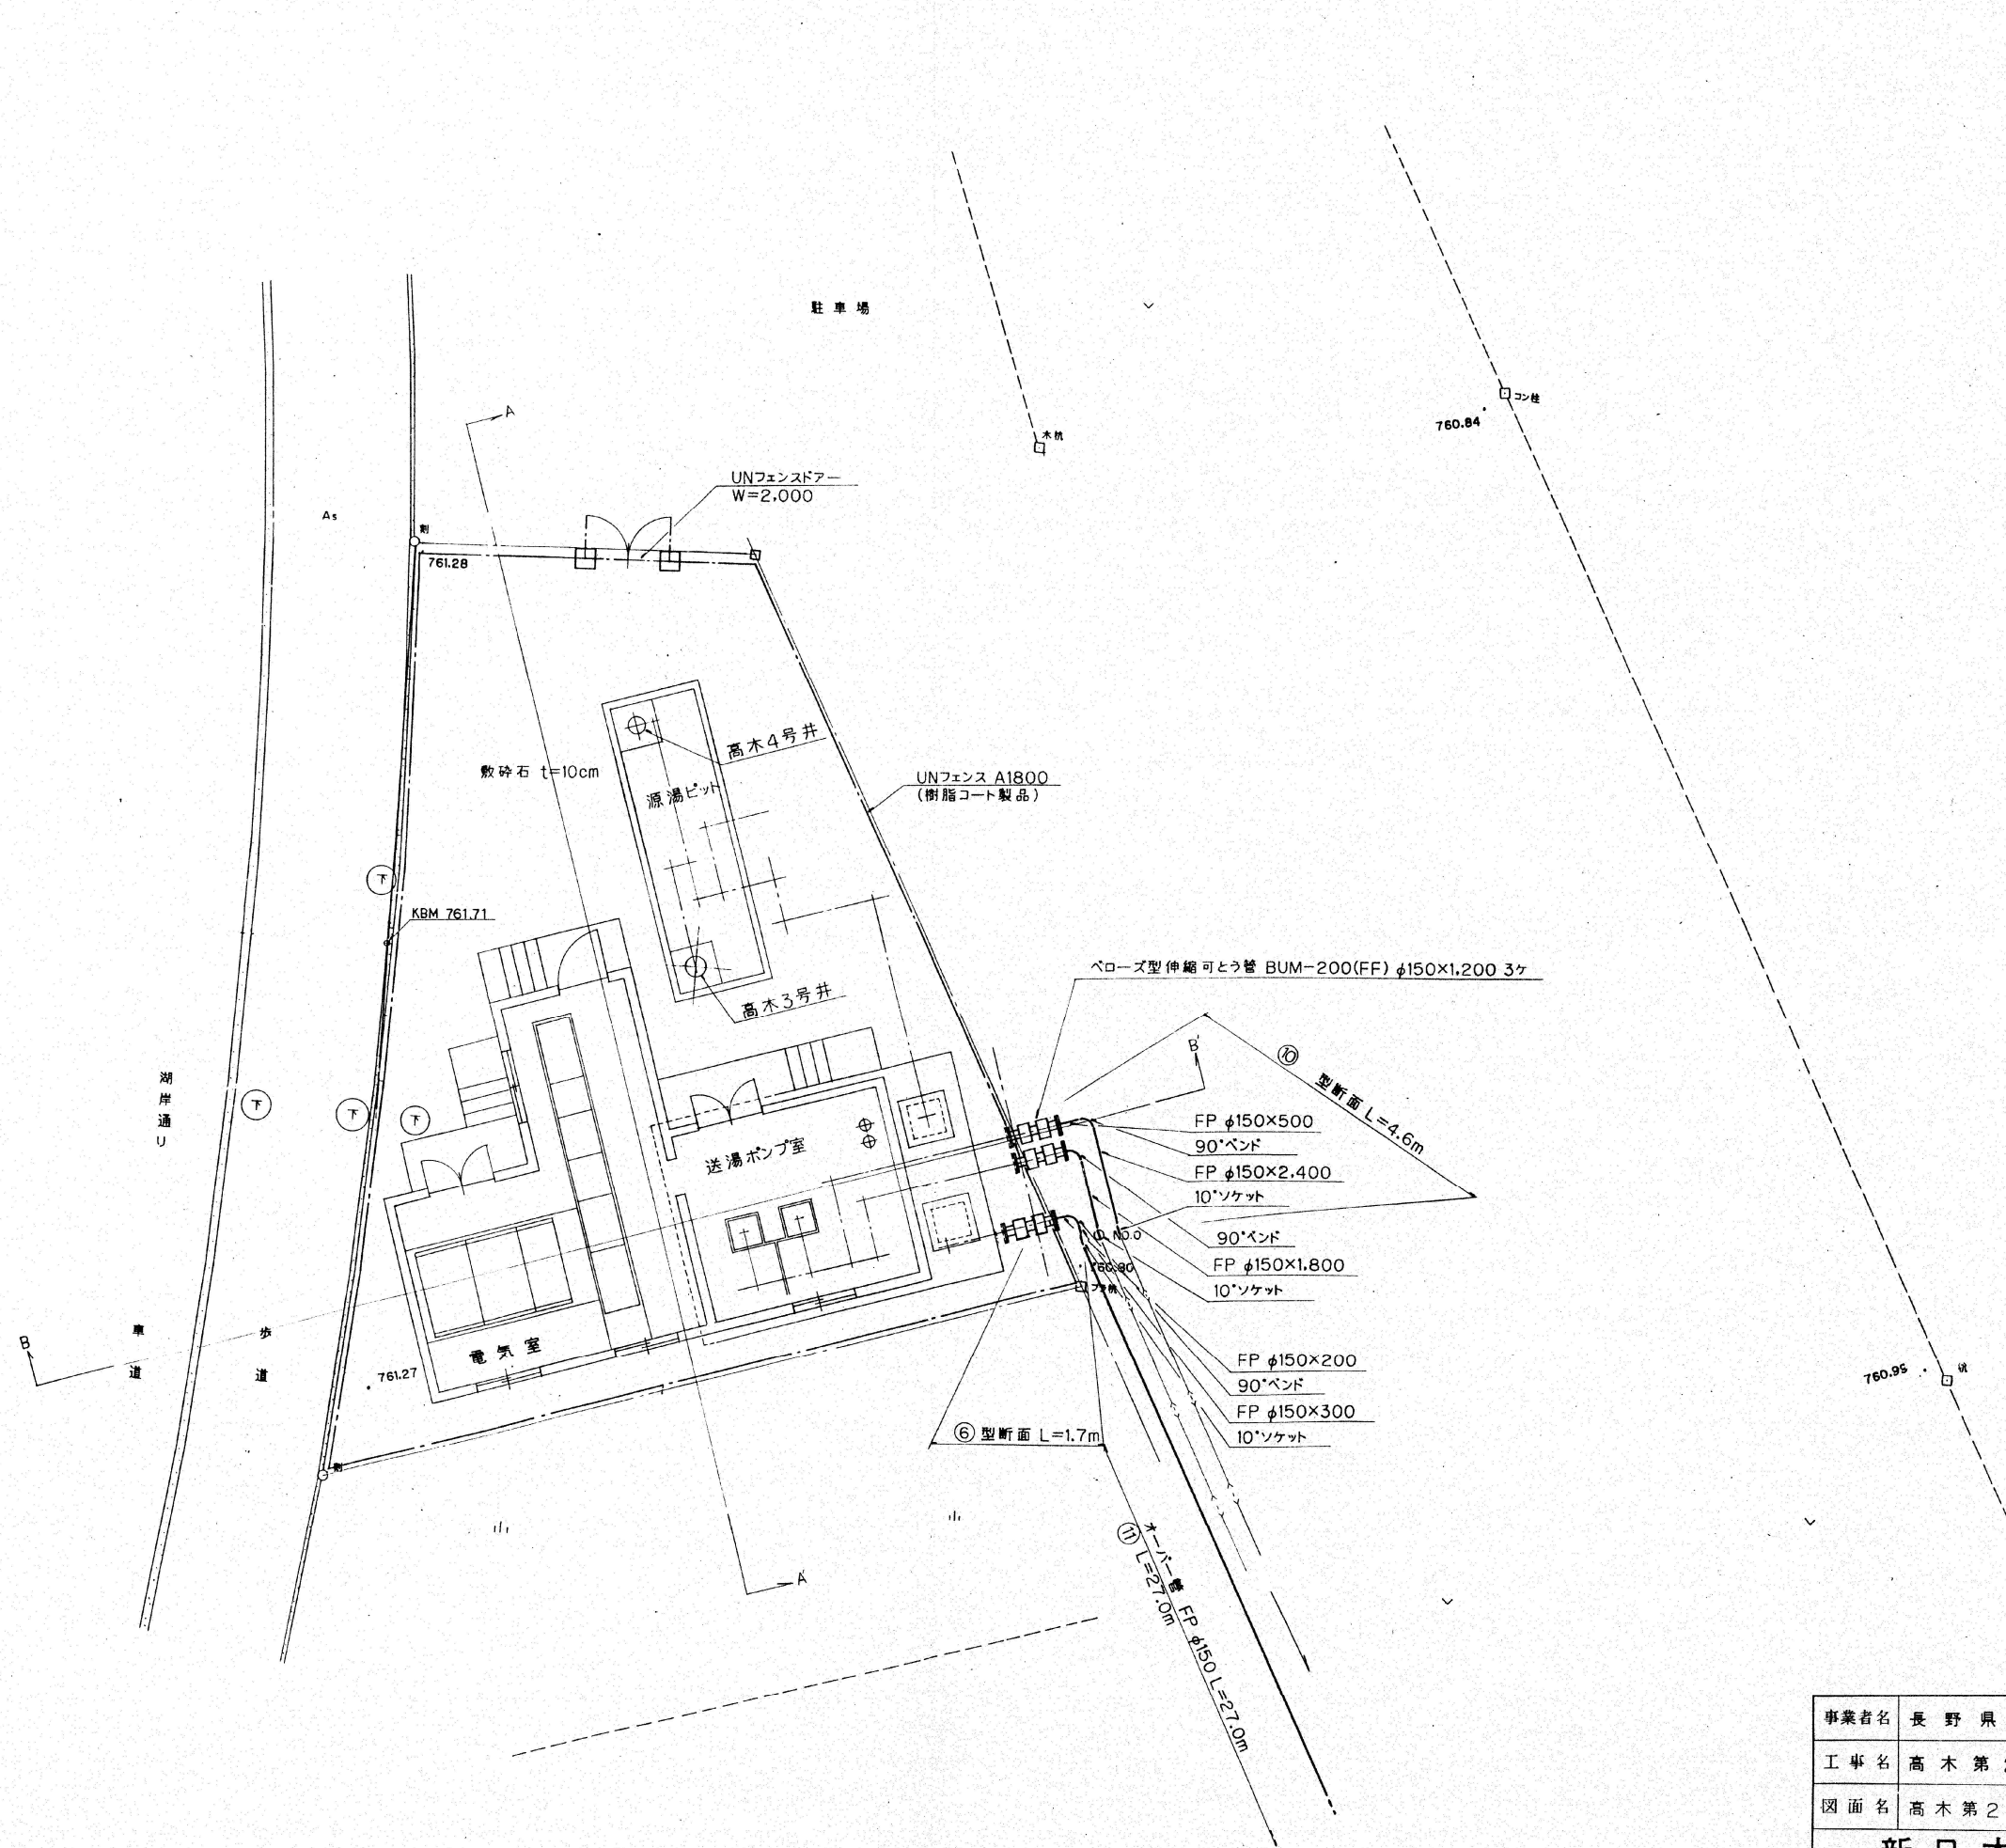

事業者名	長野県観光開発公社	図面	1
工事名	高木第2源湯場建設工事	巻号	
図面名	高木第2源湯場施設平面図	縮尺	1:100
新日本設計株式会社			